


VIA GORIZIA

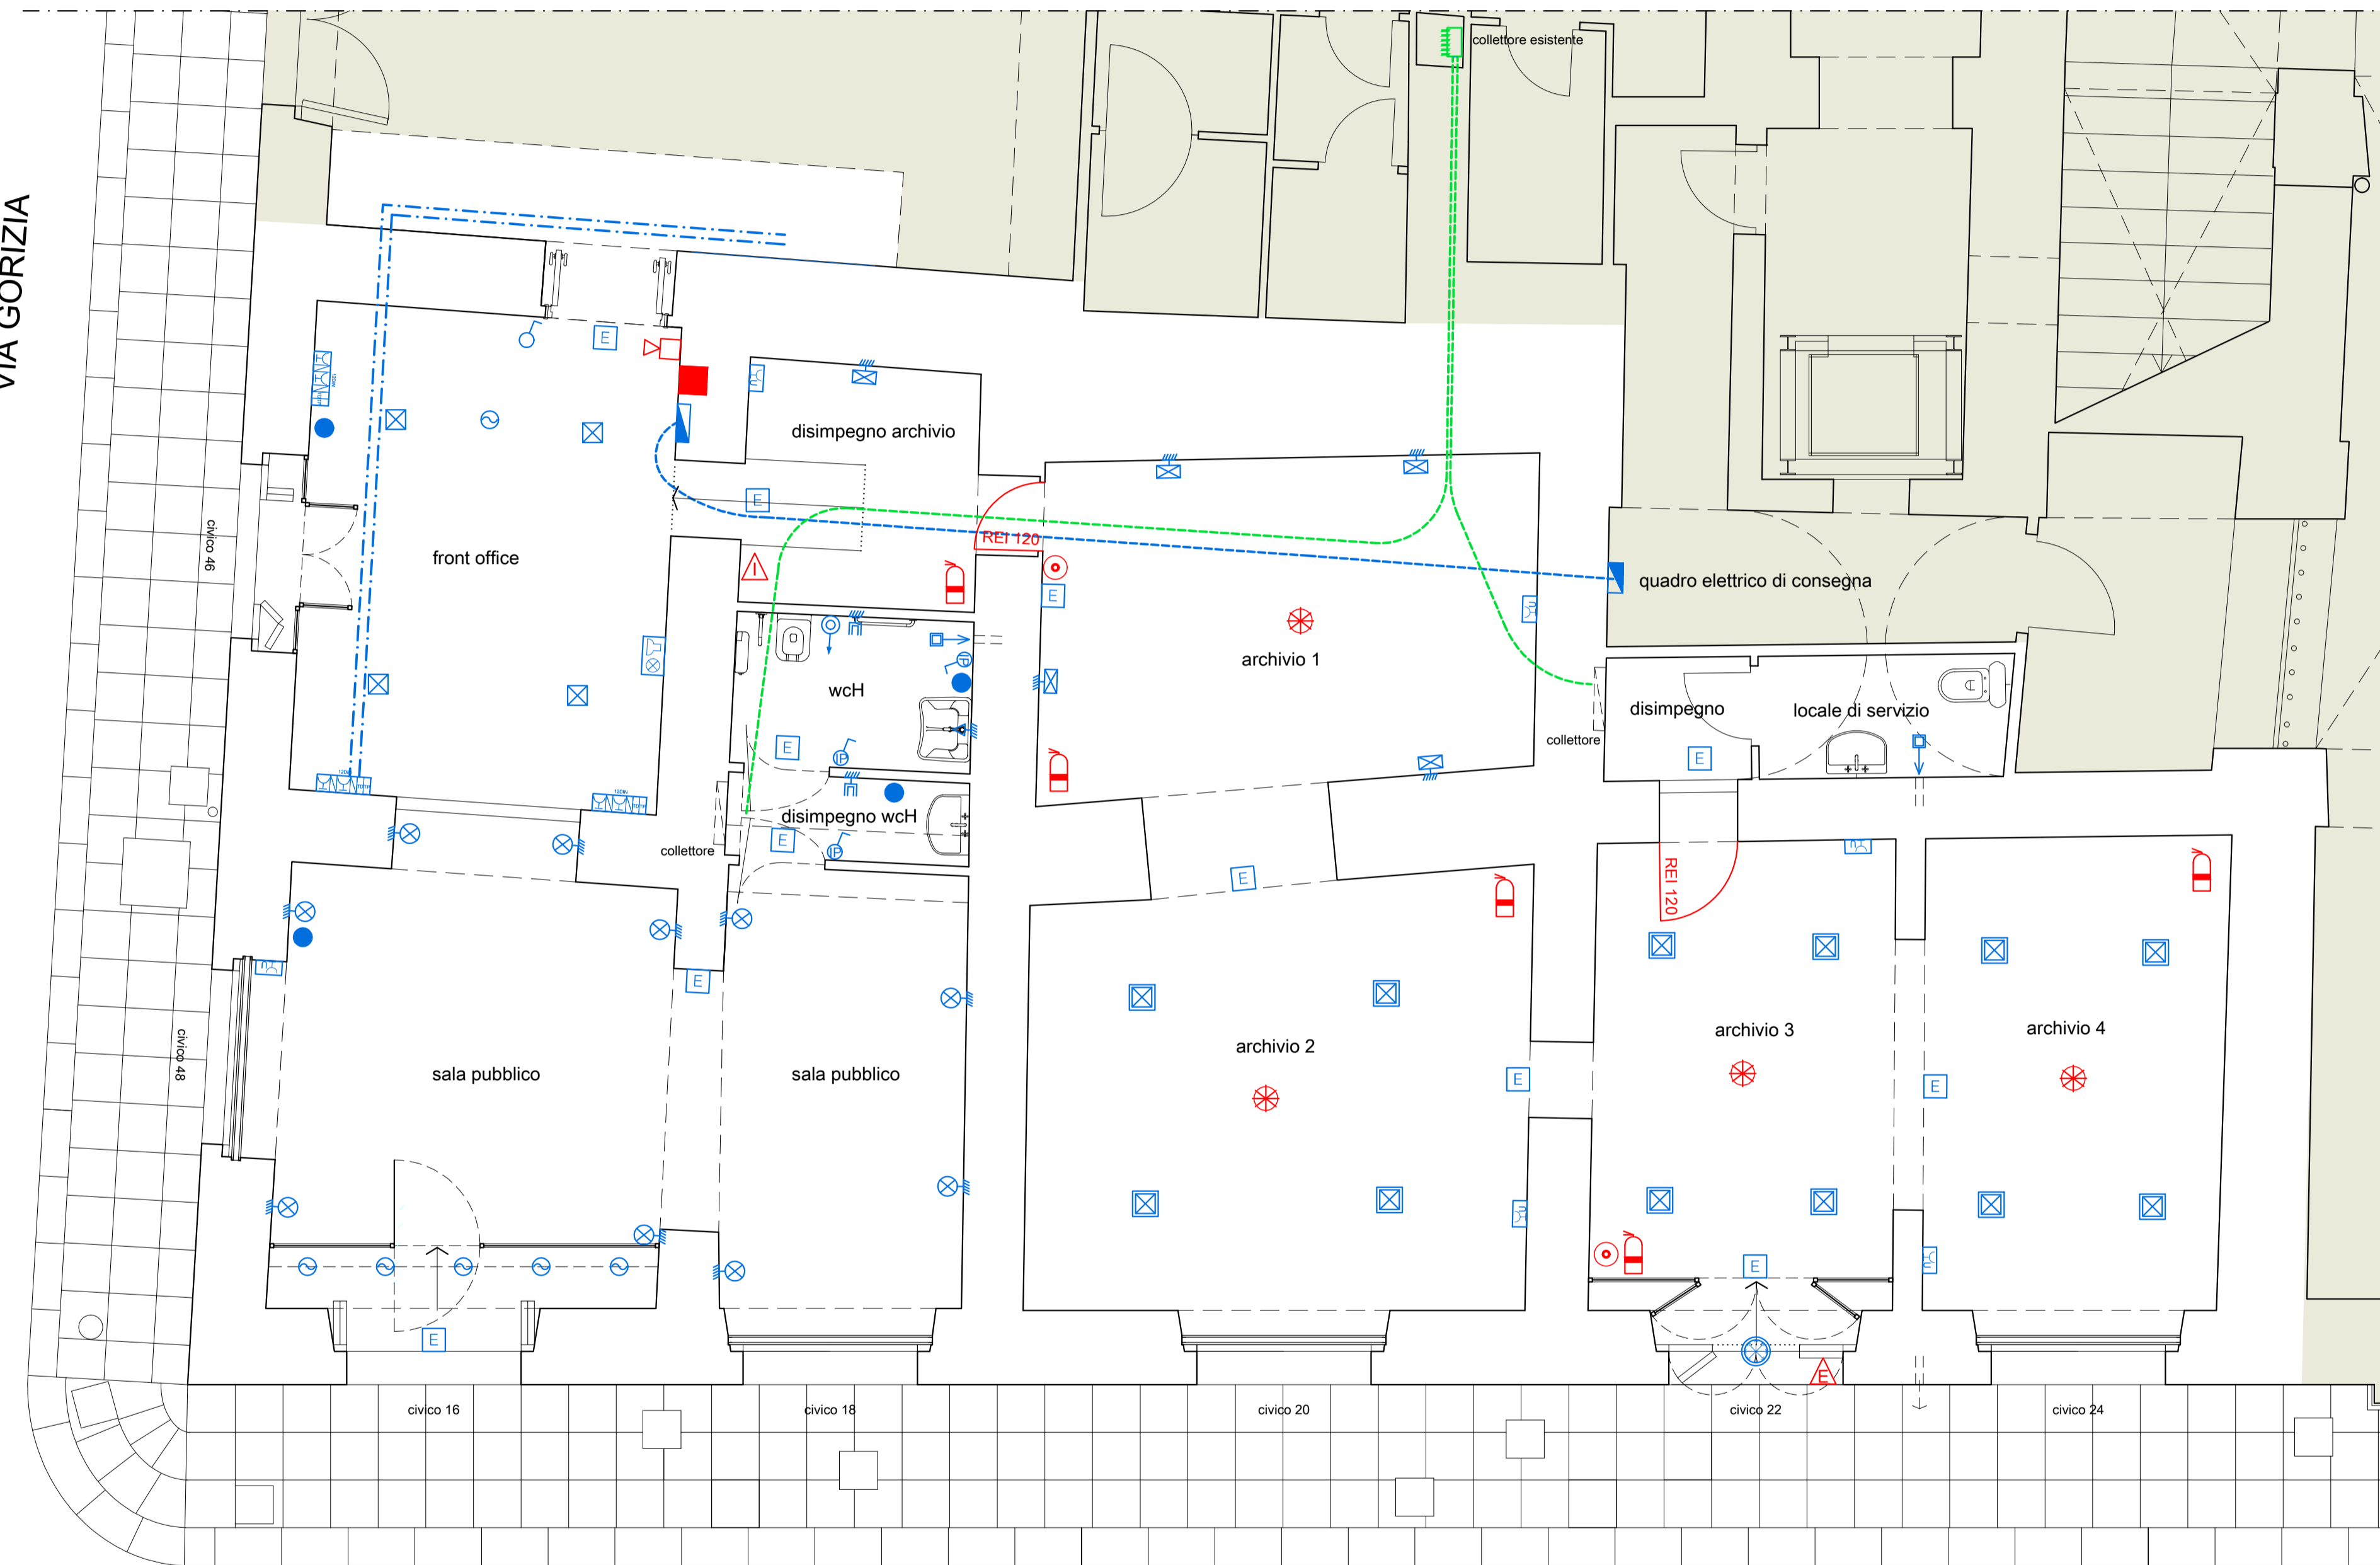

VIA GARIBALDI

IMPIANTO ELETTRICO


- Quadro elettrico generale (Art. I.14)
- Punto di comando per punto luce (Art. I.2)
- Punto di comando IP55 (Art. I.3)
- Punto presa di corrente bipasso 2x10/16A (Art. I.4)
- Aspiratore per ventilazione forzata (Art. I.5)
- Punto di comando per avvisatore ottico e acustico (Art. I.6)
- Avvisatore ottico e acustico (Art. I.7)
- Postazione di lavoro in contenitore 12 DIN (Art. I.8)
- Punto di collegamento di apparecchiatura (Art. I.9)
- Ventilatore elicoidale (Art. I.10)
- Punto luce (Art. I.1) per lampada di emergenza IP40 (Art. I.15)
- Punto luce (Art. I.1) per applique dietro specchio (Art. I.16)
- Punto luce (Art. I.1) per lampada a sospensione (Art. I.17)
- Punto luce (Art. I.1) per lampada da parete (Art. I.18)
- Punto luce (Art. I.1) per faretto ad incasso basculante (carter) (Art. I.19)
- Punto luce (Art. I.1) per lampada a parete servizi igienici (Art. I.20)
- Punto luce (Art. I.1) per lampada a soffitto (Art. I.21)
- Punto luce (Art. I.1) per lampada a parete (Art. I.22)
- Collegamento elettrico dal quadro di consegna (Art. I.23)
- Collegamento alle linee telefoniche e trasmissione dati esistenti (Art. I.24)

IMPIANTO ANTINCENDIO

- REI 120 Porta REI 120 (Art. L.1)
- Rivelatore di fumo/calore (Art. L.2)
- Estintore portatile a polvere (Art. L.3)
- Pulsante manuale antincendio (Art. L.4)
- Centralina impianto antincendio (Art. L.5)
- Pannello ottico acustico (Art. L.6)
- Sirena antincendio da interno (Art. L.7)
- Sirena antincendio da esterno (Art. L.8)

IMPIANTO IDRICO

- Collegamento per il prelievo dell'acqua dal collettore esistente (Art. H.5)

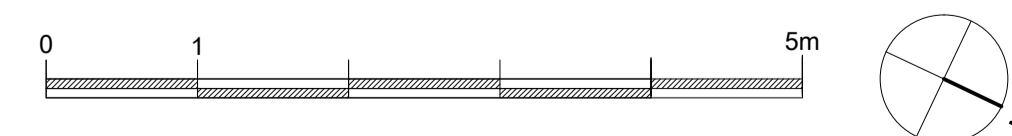

COMUNE DI PALERMO
 AREA TECNICA DELLA RIQUALIFICAZIONE URBANA E DELLE INFRASTRUTTURE
 UFFICIO CITTÀ STORICA
 U. O. I. TEATRI STORICI COMUNALI

**Ristrutturazione di ambienti di PALAZZO NATALE
 da adibire a FRONT OFFICE**

PROGETTO ESECUTIVO

Tavola 7 - Impianti - scala 1:50

GRUPPO DI PROGETTAZIONE
 arch. Giovanni Crivello (coordinatore)
 geom. Salvatore Lomonte
 arch. Giuseppe Prestigiacomò
 arch. Barbara Vitale

RESPONSABILE UNICO DEL PROCEDIMENTO
 arch. Giovanni Crivello

COORDINATORE PER LA SICUREZZA
 arch. Lucia Bonfiglio

CAPO AREA
 arch. Nicola Di Bartolomeo

novembre 2014