

COMUNE DI PALERMO

UFFICIO OPERE PUBBLICHE

Visto si esprime parere tecnico favorevole all'approvazione
ai sensi dell'art. 5 comma 3 della legge 12 luglio 2011 n. 12
PROTOCOLLO N. 10 DEL 17 OTT 2013

IL RESP. UNICO DEL PROCEDIMENTO



CAMPANA ANTINCENDIO



RIVELATORE D'INCENDIO



CENTRALE RIVELAZIONE INCENDI



TARGA OTTICO-ACUSTICA
D'ALLARME INCENDI

COMUNE DI PALERMO

AREA GESTIONE DEL TERRITORIO

VALIDAZIONE

ai sensi dell'art. 55 del D.P.R. 207/10 recepito con L.R. 12/11
PROTOCOLLO N. 12 DEL 17 OTT 2013

IL RESP. UNICO DEL PROCEDIMENTO



COMUNE DI PALERMO

Servizio Edilizia Scolastica
via Ausonia civ 69

Il progettista

Dr. Ing. Massimo Casano

COMPLETAMENTO N.6 AULE
SCUOLA ELEMENTARE CAVALLARI



PROGETTO ESECUTIVO

Tavola n°

VF1

Prevenzione incendi: pianta
del plesso scolastico e nuovo corpo tecnico


Visto

Data
settembre 2013

Scala
1:100

Revisioni

Revisioni	

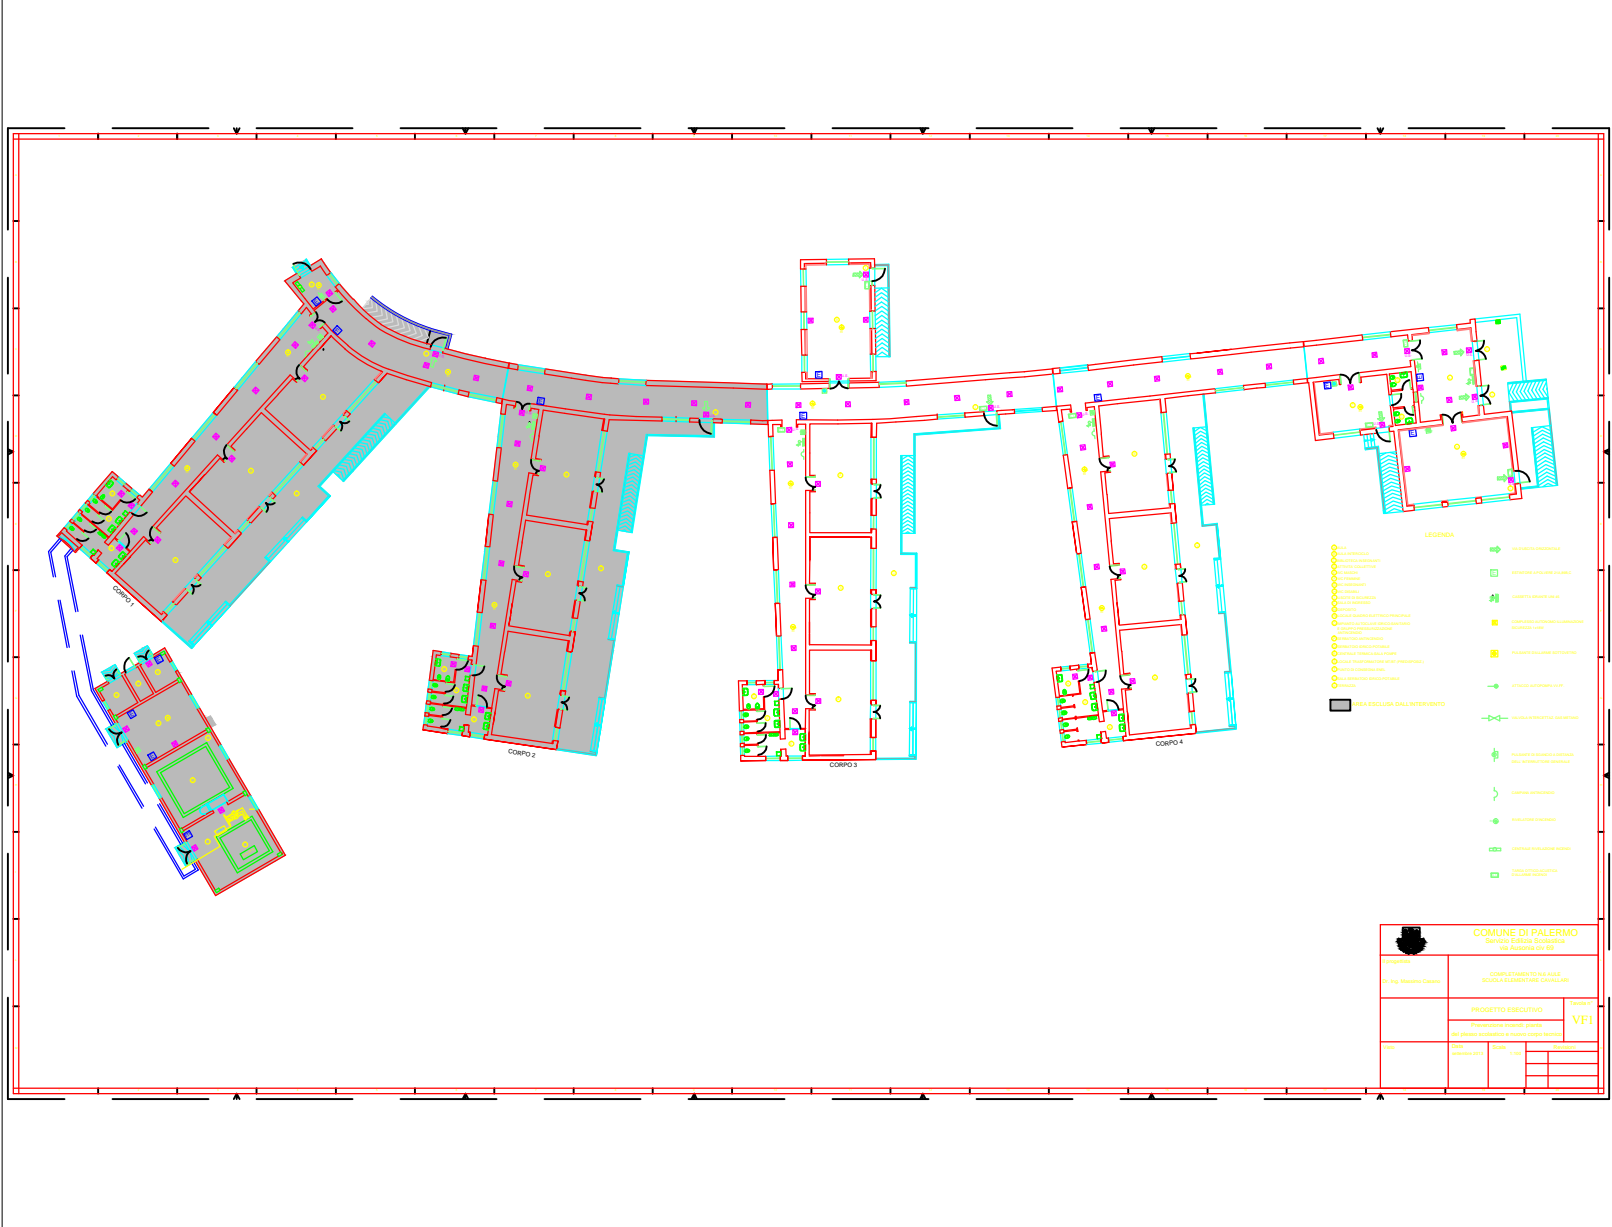

- LEGENDA**
- Banco scuola
 - Sedia scuola
 - Lampadario
 - Armadio
 - Tavolo
 - Scale
 - Porta
 - Finestra
 - Parete
 - Pavimento
 - soffitto
 - Colonna
 - Scale
 - Porta
 - Finestra
 - Parete
 - Pavimento
 - soffitto
 - Colonna

		COMUNE DI PALERMO Settore Urbanistica e Edilizia Via Augusta 90/99	
Progetto: Dr. Ing. Massimo Casella		COMPLETAMENTO IN N.148 SCUOLA ELEMENTARE CAVALIERE	
Data: 08/04/2011		PROGETTO ESECUTIVO	
Descrizione del lavoro: nel piano locazioni e nuovo corso tecnico		VFI	
Foglio: 01/01	Data: 08/04/2011	Foglio: 01/01	Data: 08/04/2011