

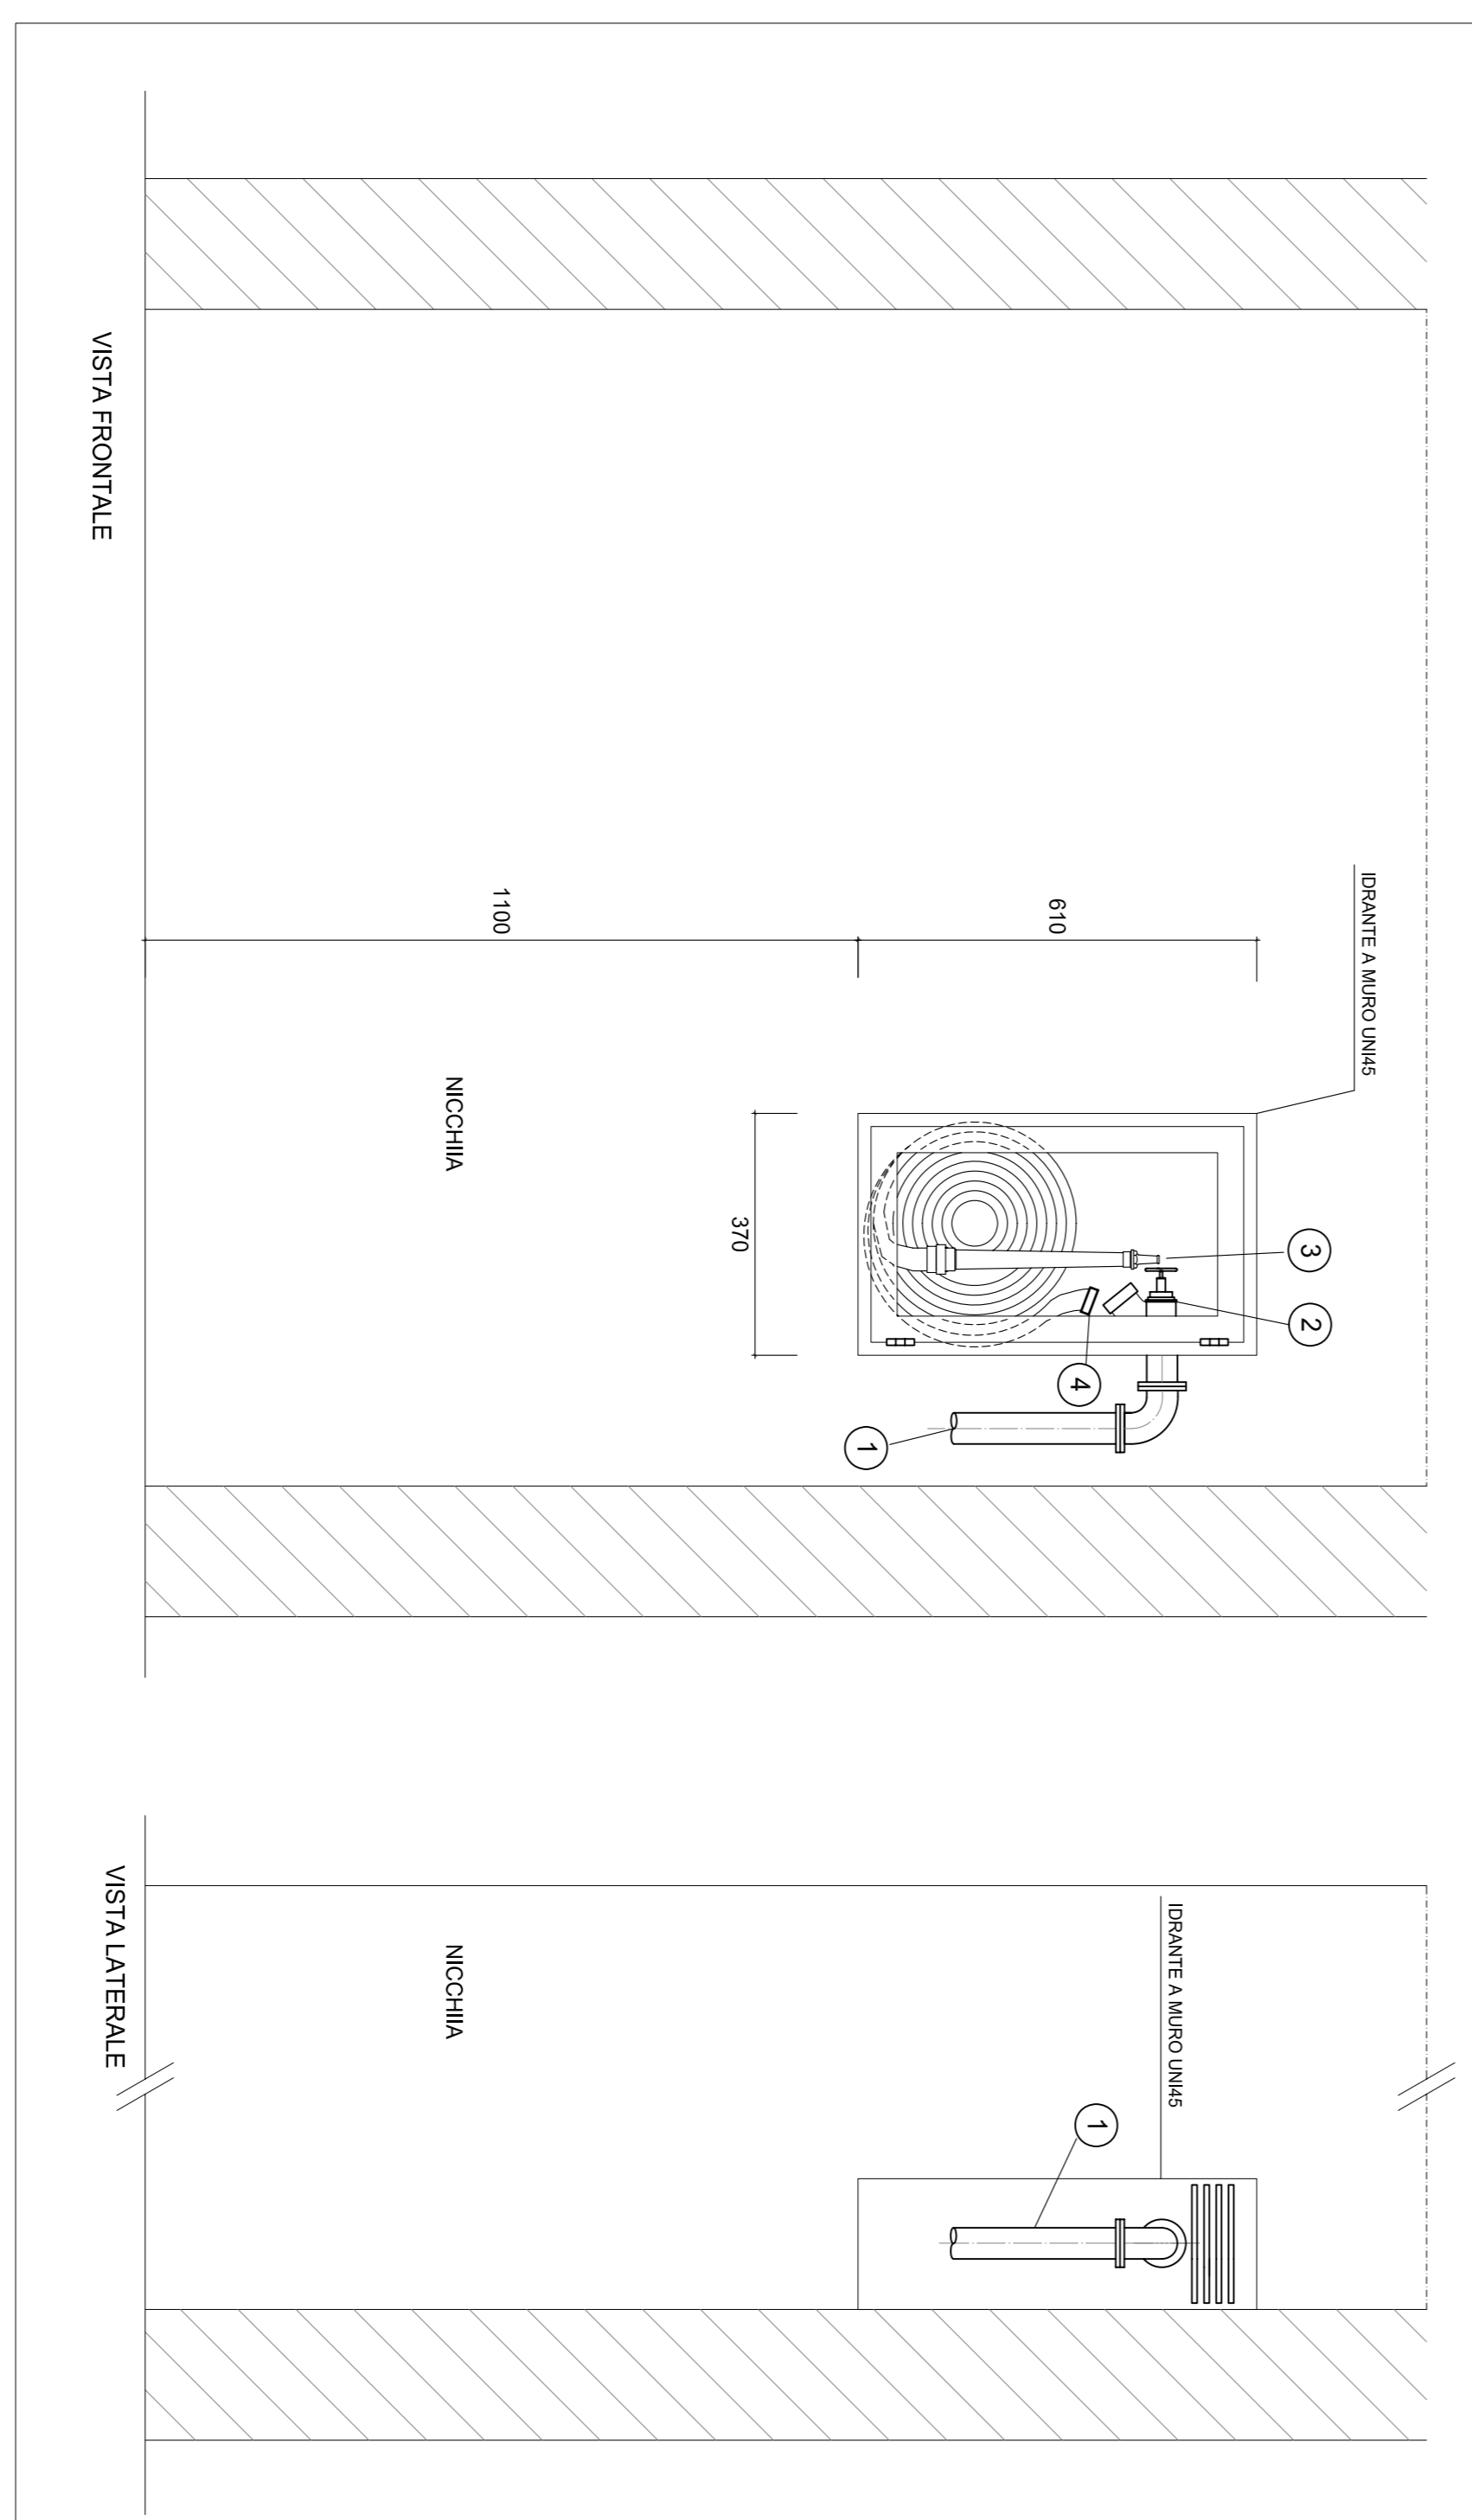
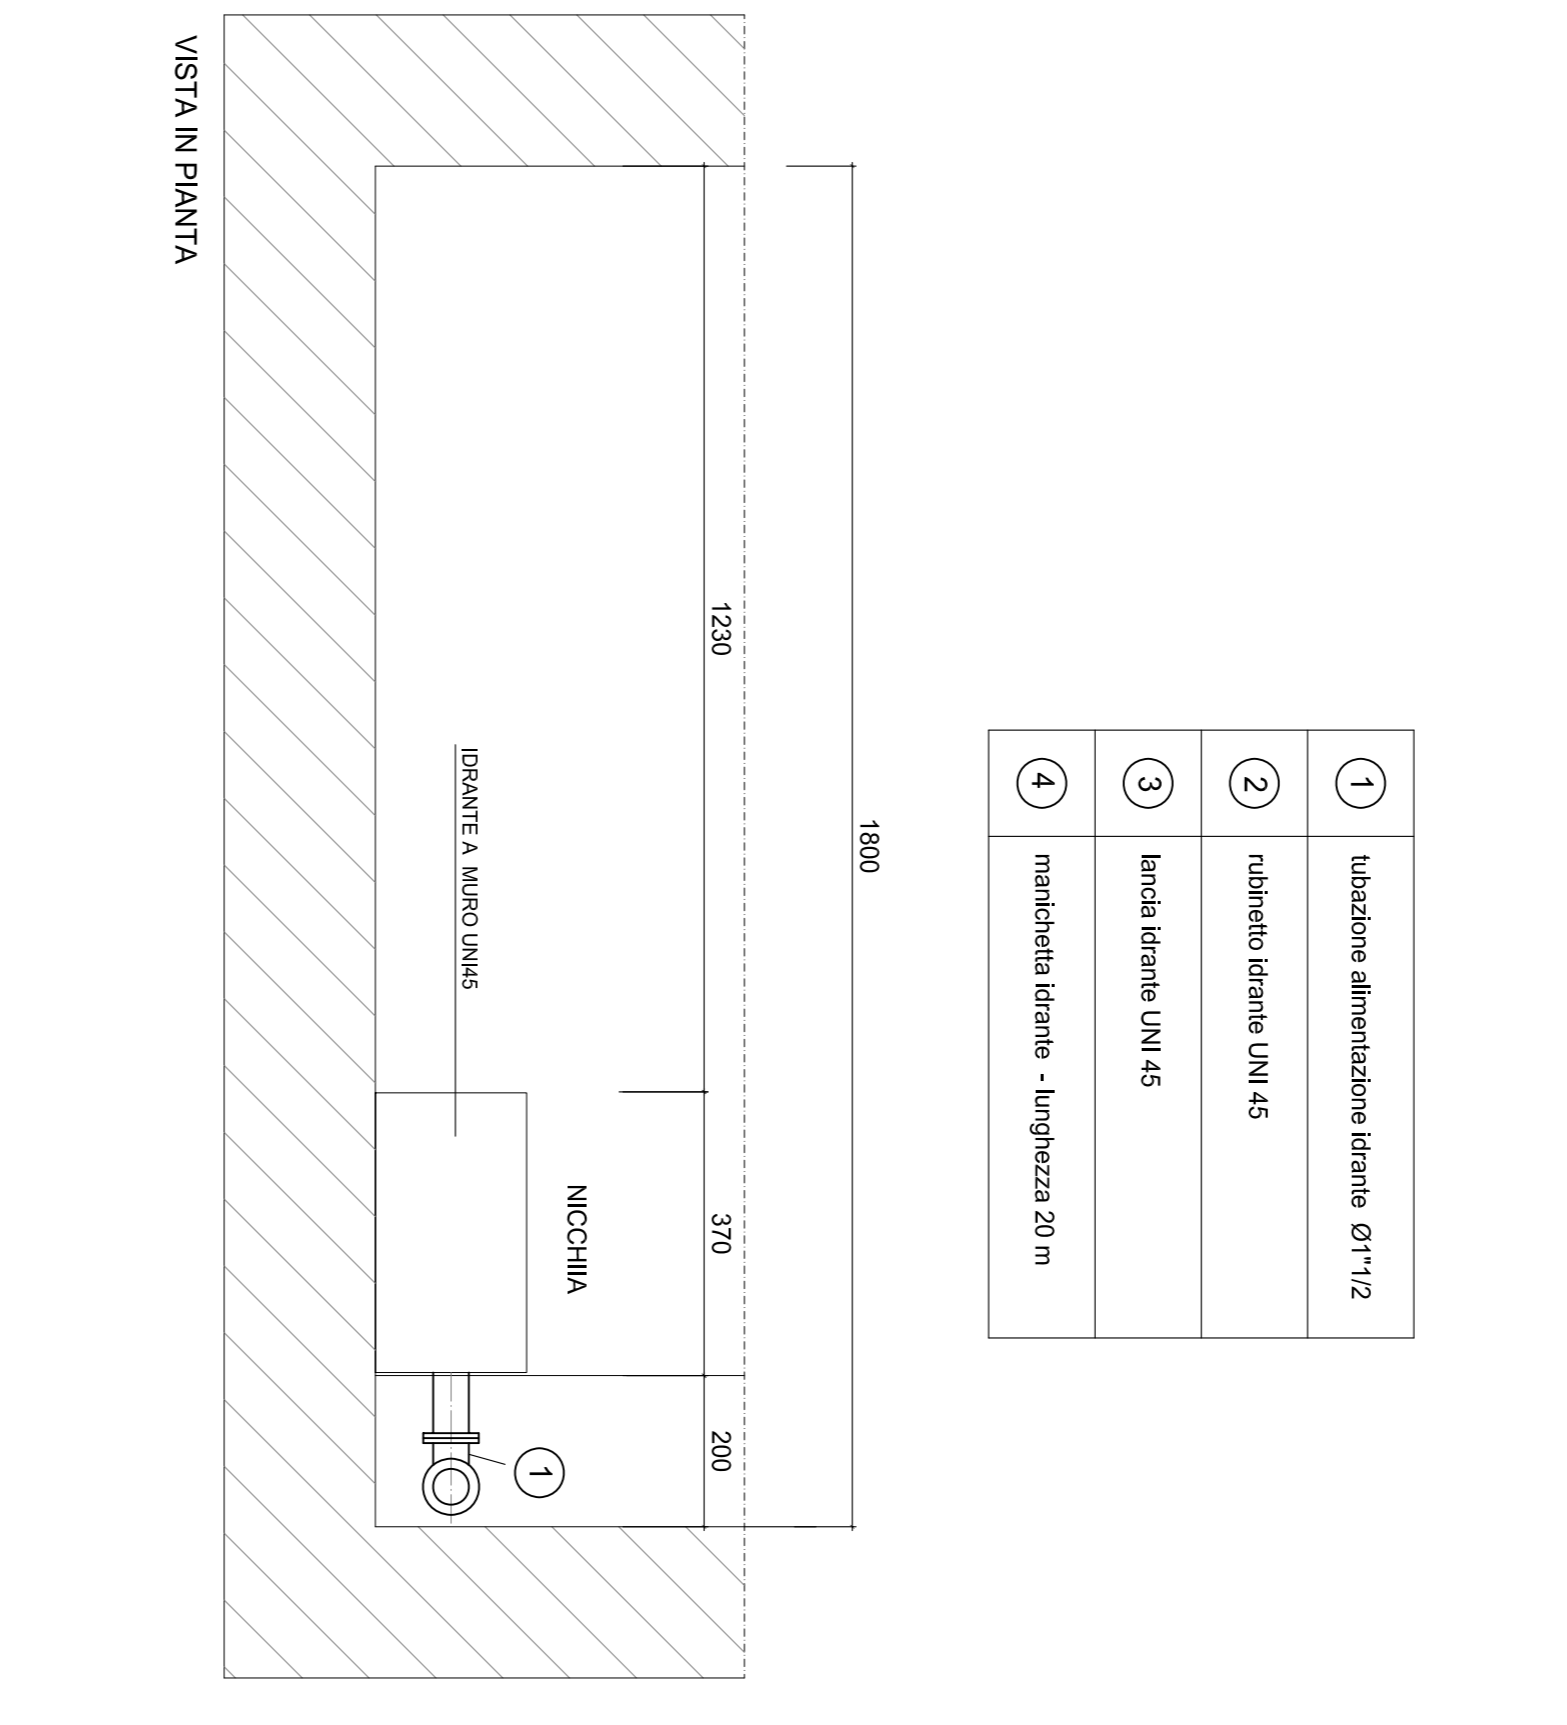



STRALCIO GALLERIA PORTO IMBOCCO / CRISPI AMARI - non in scala

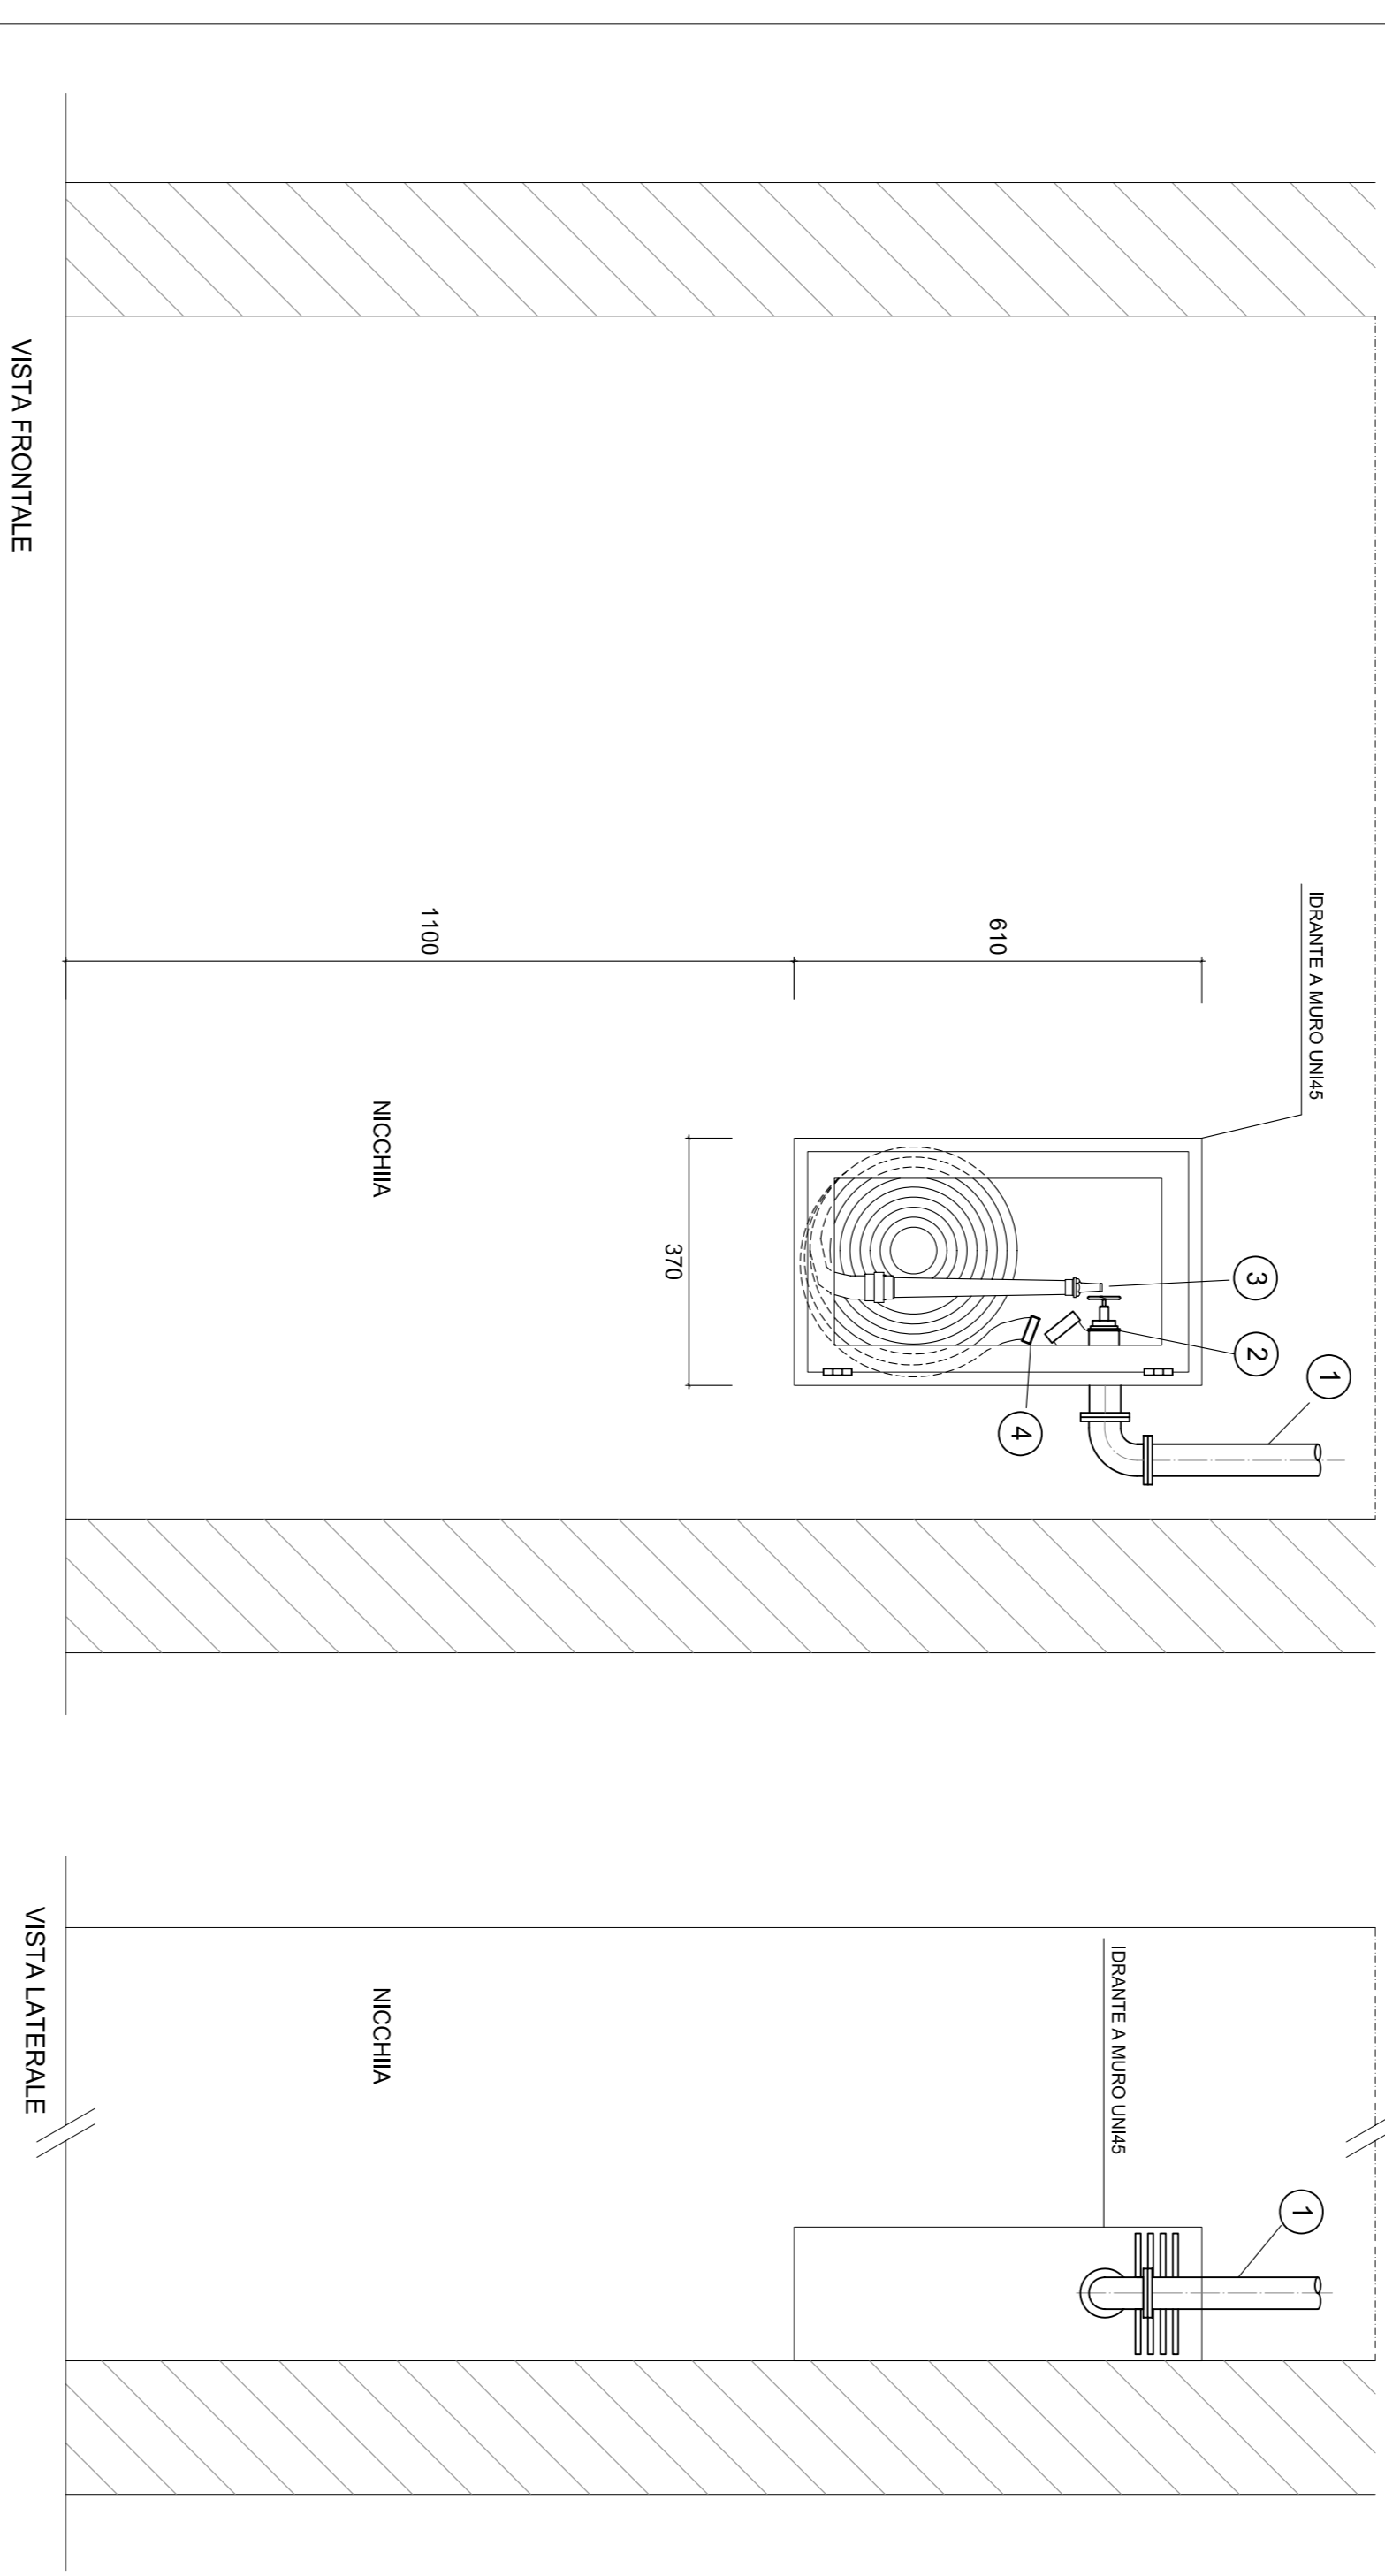


TIPOLOGICO DI INSTALLAZIONE CASSETTA ANTINCENDIO UNI45 - scala 1:10

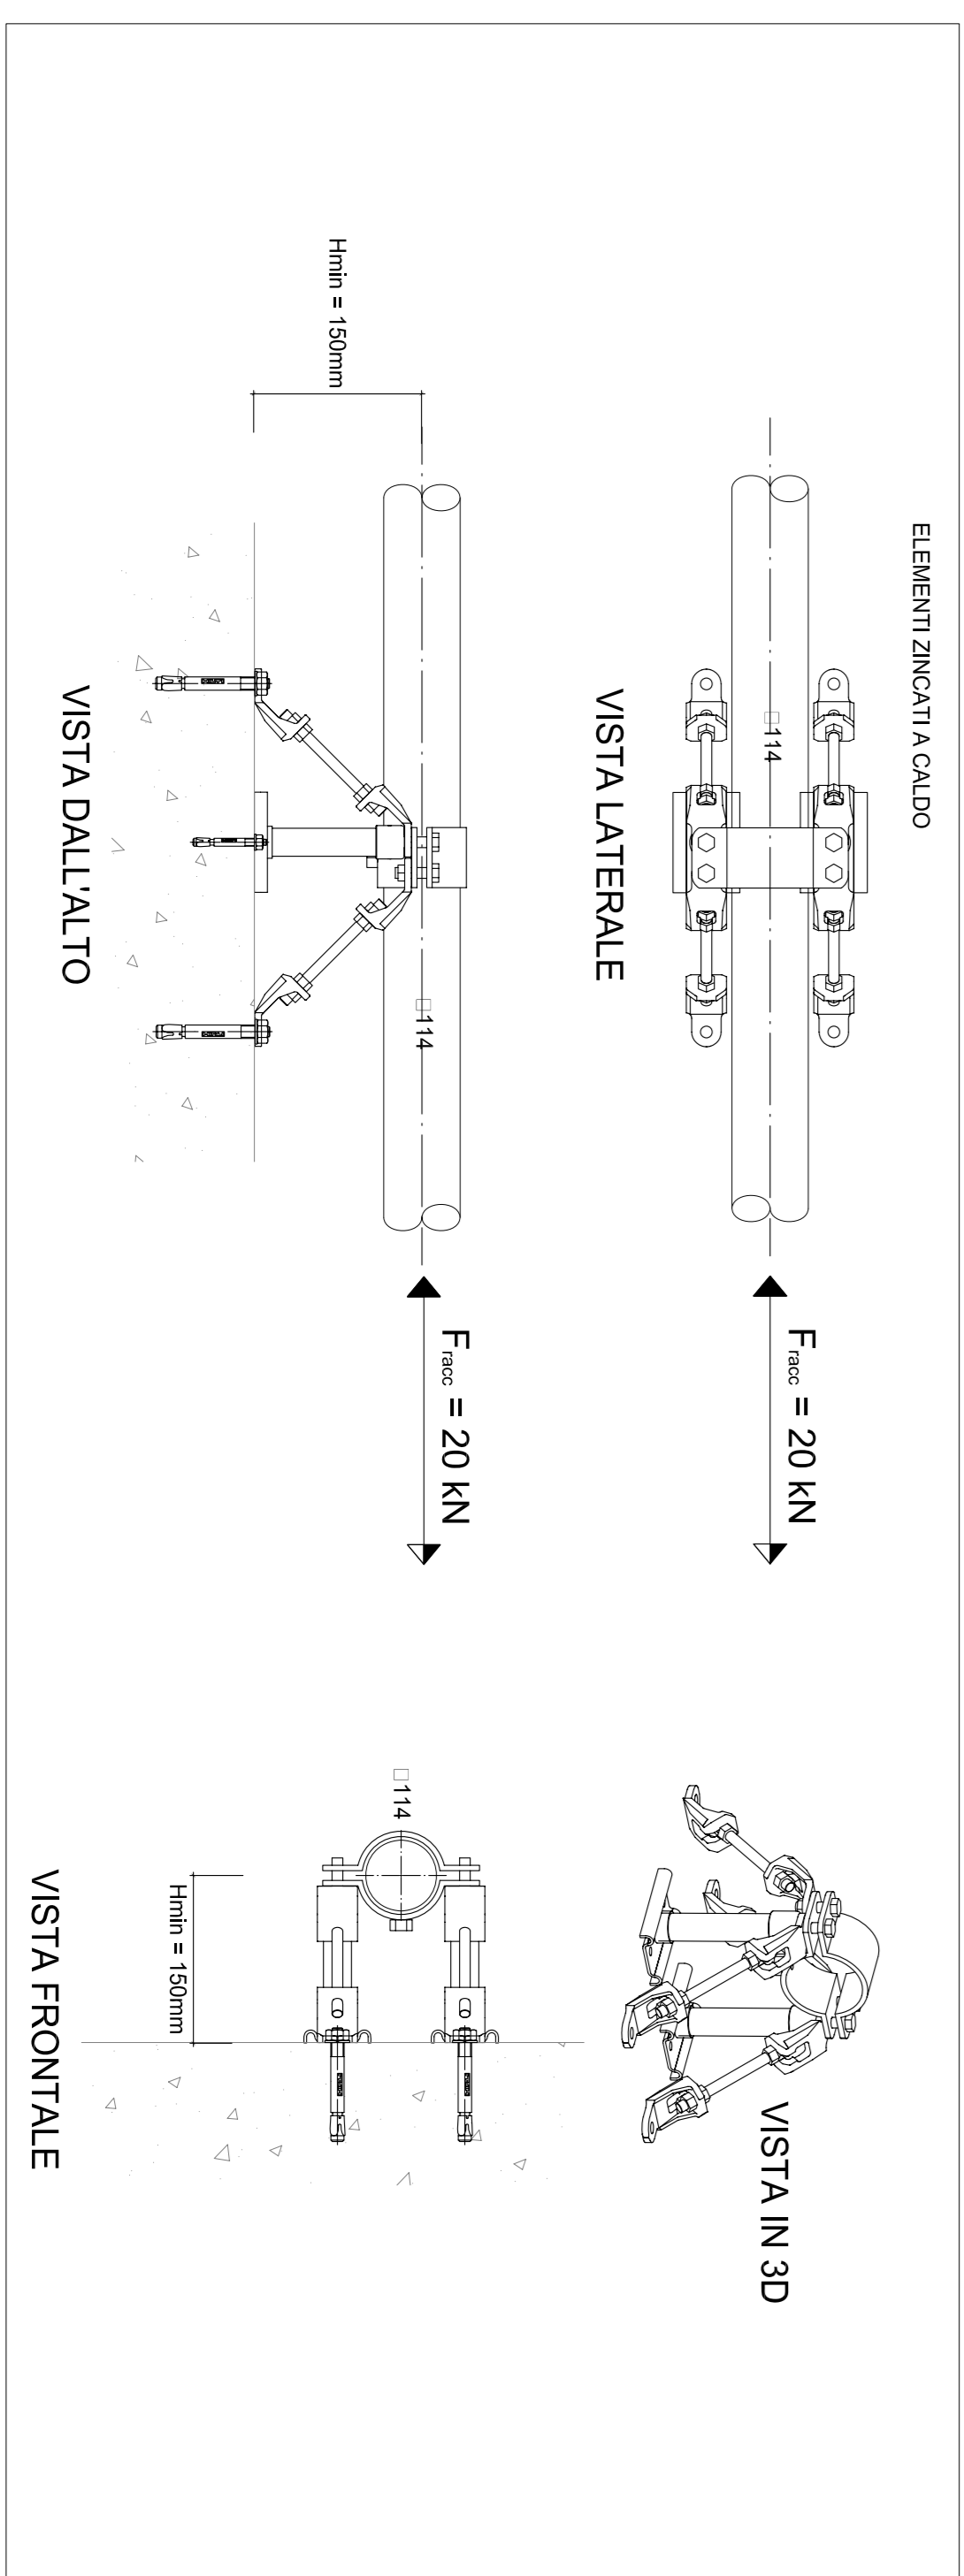


PARTICOLARE STAFFA (PUNTO FISSO) TUBAZIONE ANTINCENDIO IN GALLERIA - scala 1:10

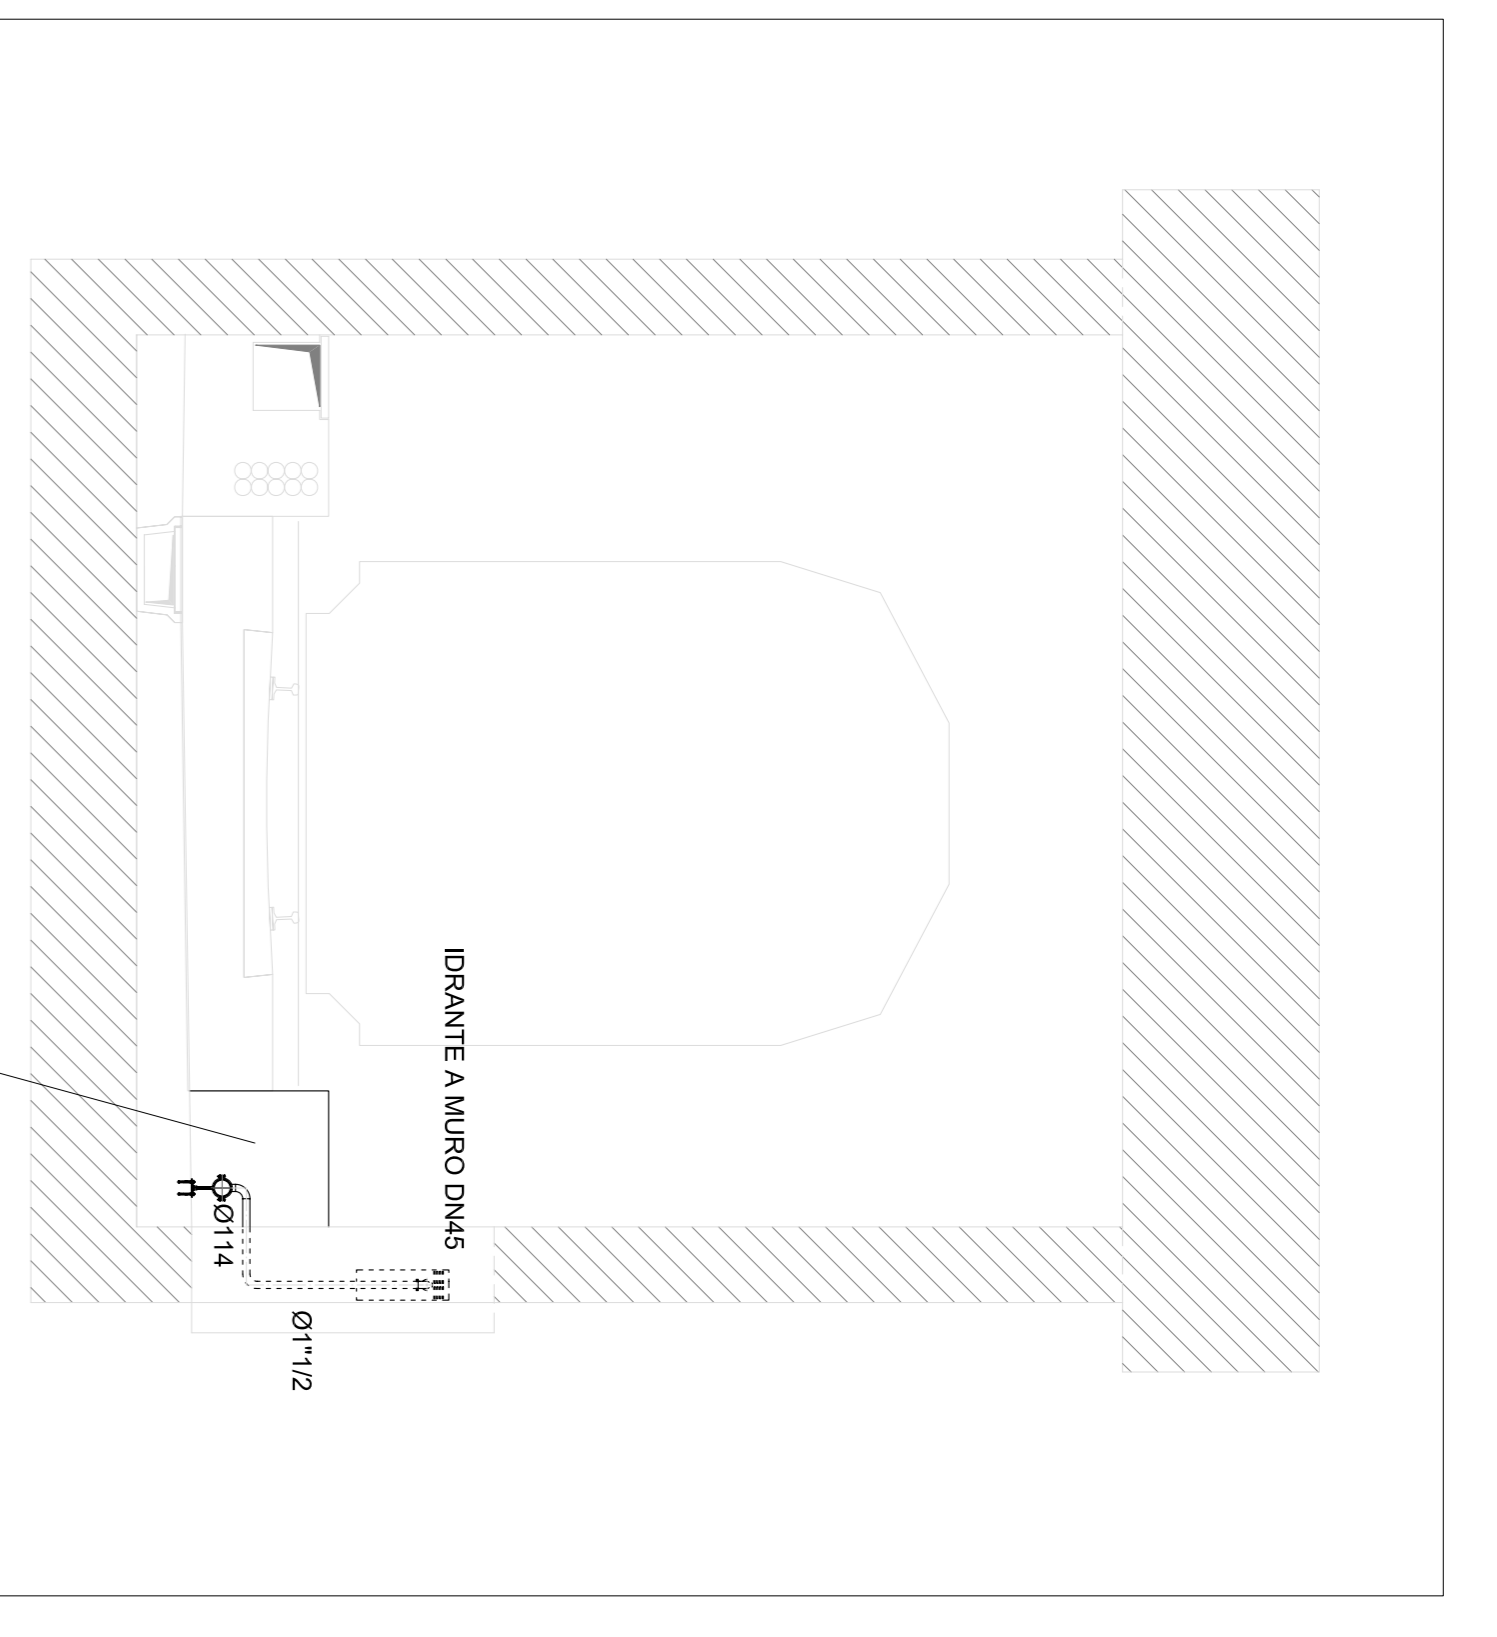


SEZIONE TRASVERSALE TIPO GALLERIA A SINGOLO BINARIO

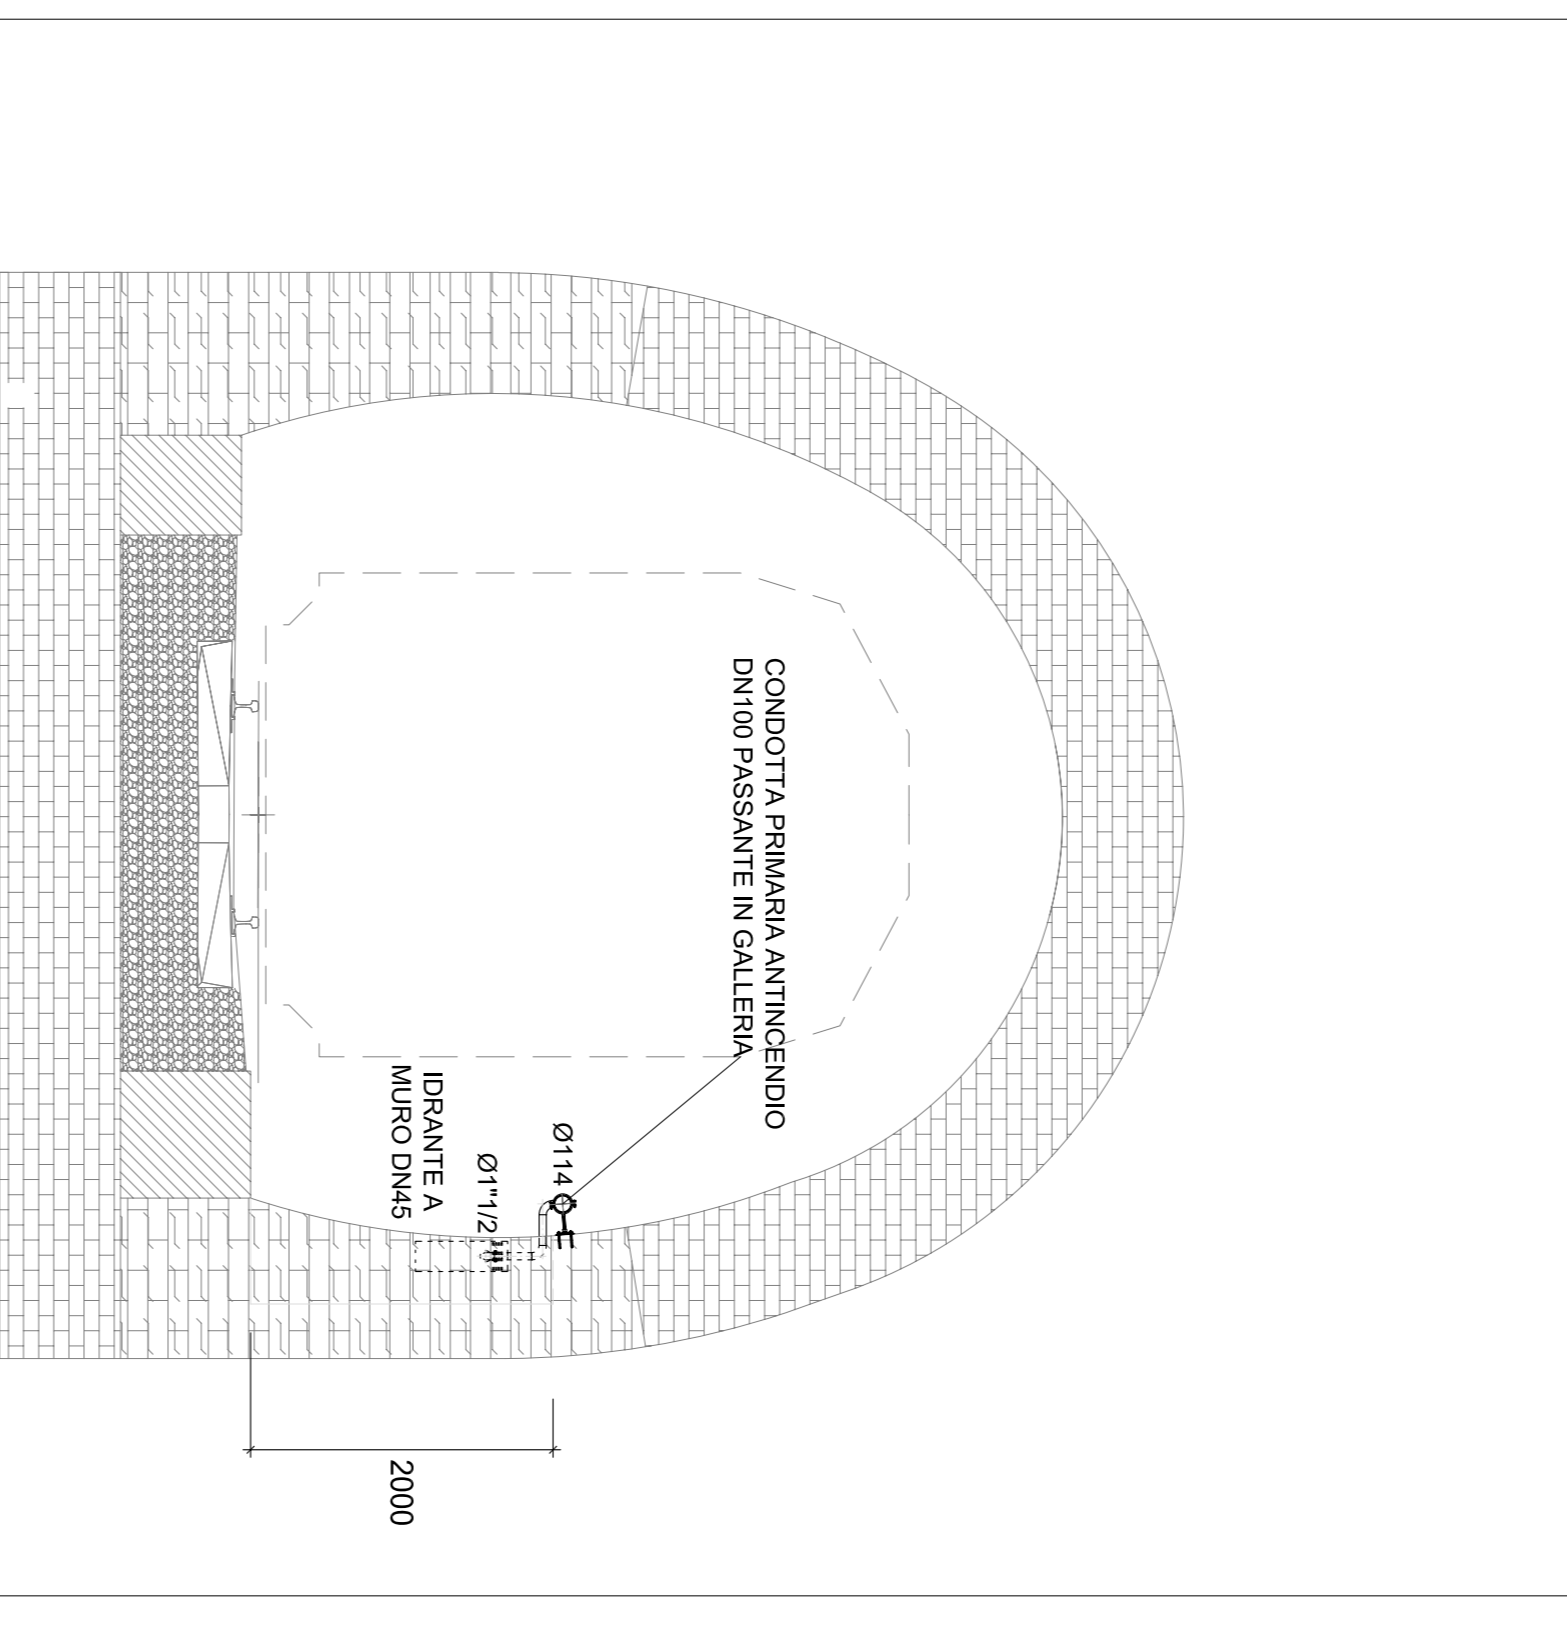


SEZIONE TRASVERSALE TIPO GALLERIA ESISTENTE A SINGOLO BINARIO

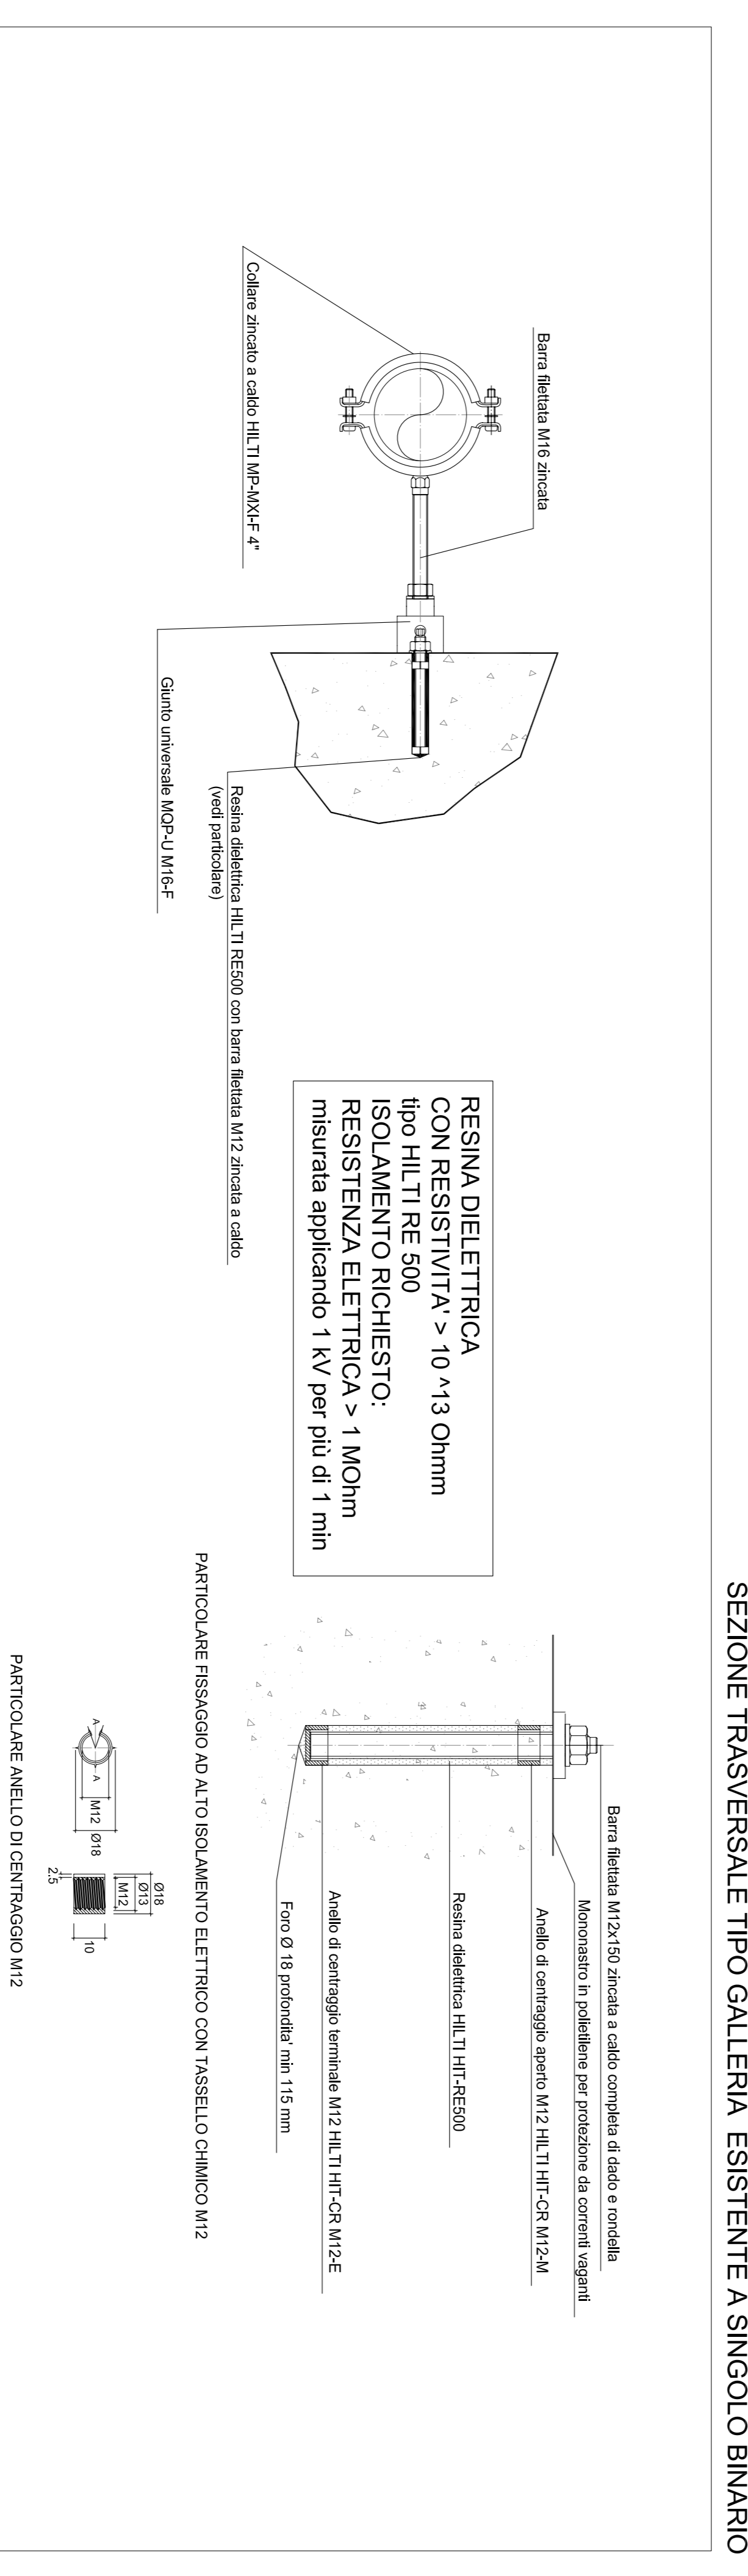

PARTICOLARE ANCORAGGIO PER STAFFAGGI IN GALLERIA - non in scala

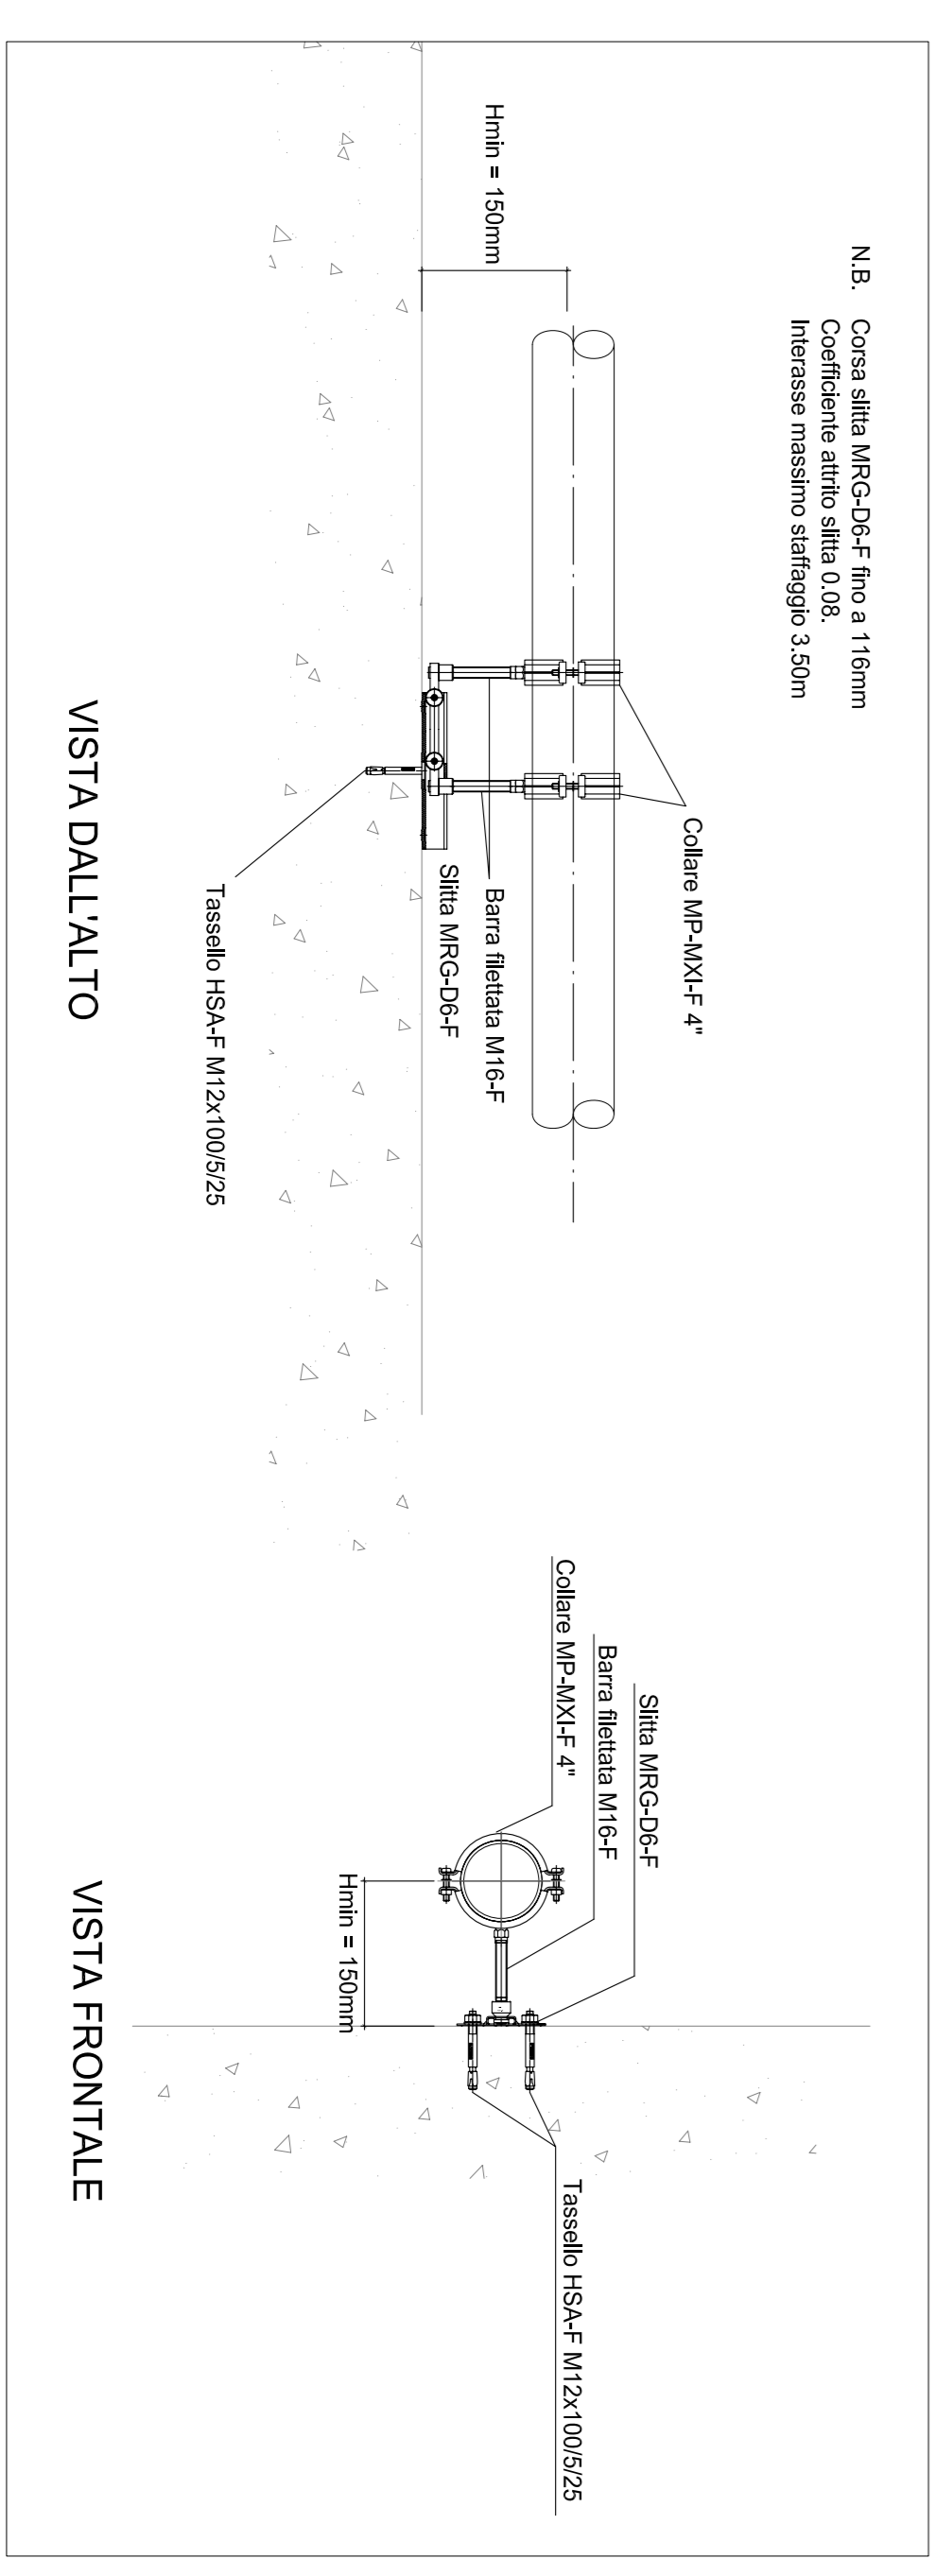

PARTICOLARE STAFFA (PUNTO GUIDA) TUBAZIONE ANTINCENDIO IN GALLERIA - scala 1:10

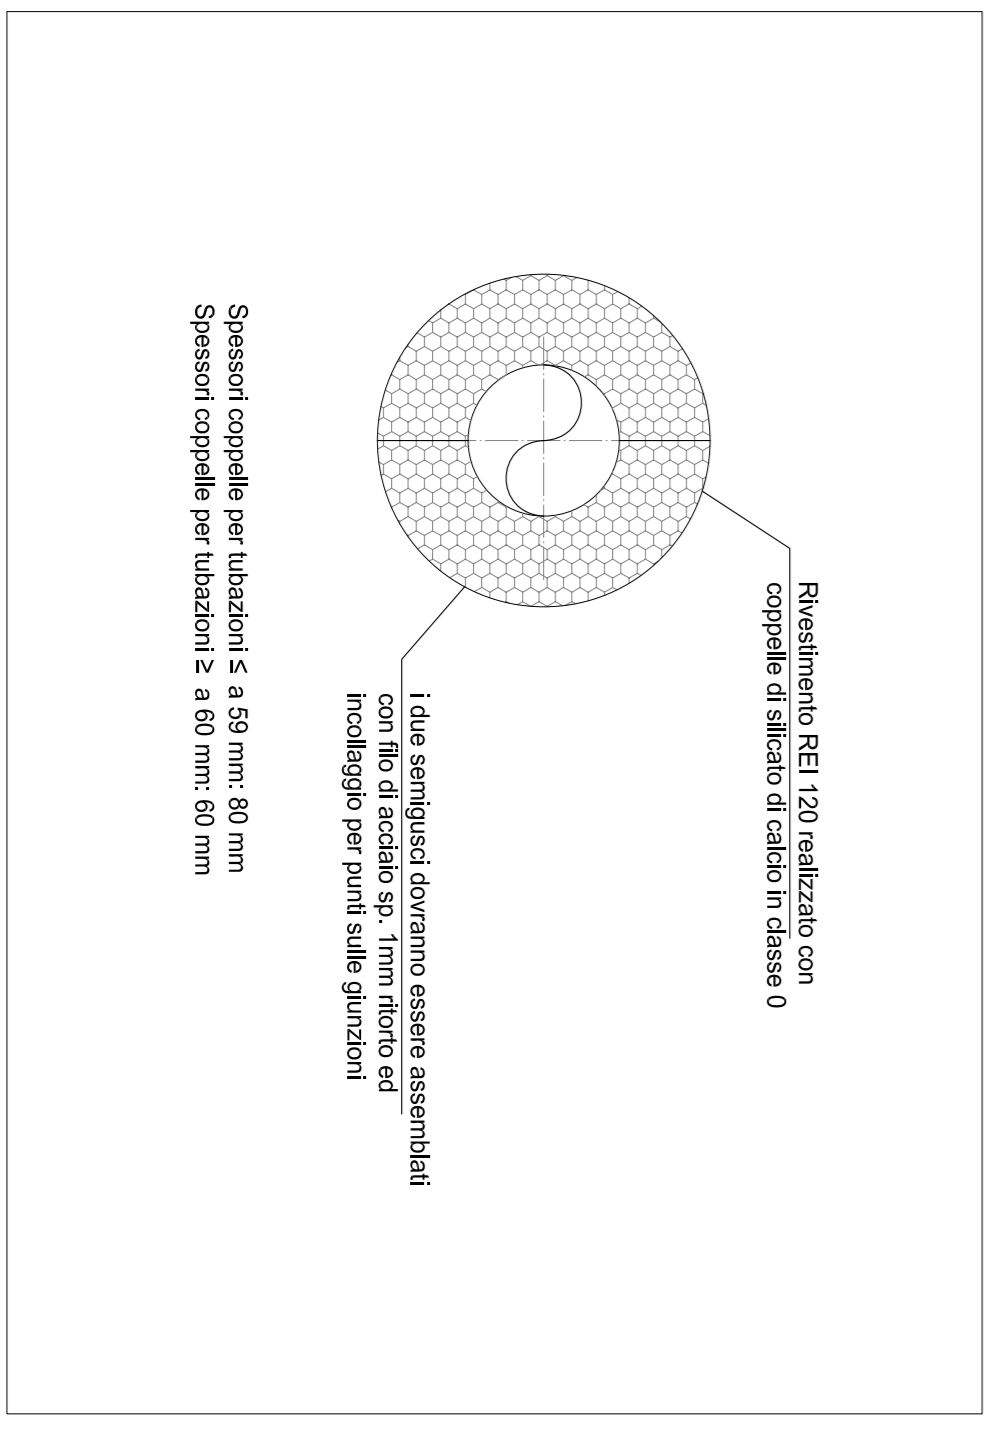

TIPOLOGICO DI INSTALLAZIONE RIVESTIMENTO REI TUBAZIONI

LEGENDA SIMBOLI

	VALVOLA AUTOMATICA DI SCARICO ANNA
	VALVOLA DI SICUREZZA
	IRRIANTE AMBRO DMK4
	VALVOLA DIVERGENTIZZAZIONE
	TUBAZIONE RETE IRRIANTI UNI45
	GIANTO DI DILATAZIONE
	PUNTO FISSO

NOTE

- TUBAZIONE ANTINCENDIO CON PUNTO ALLA LINEA SERIE METRIA, UNI EN 10555/2011 TIPO SENZA SALVATERRA IN ACCIAIO NERO NON LAVORATO, FILETTABILE E SECONDO UNI ISO 717 TRATTATA CON DOPPIA MANO BIANCO E VERDE IN OSSIDAZIONE ROSSA PER 3000 SECONDO UNI ISO 8547.
- TUTTE LE STAFFE SONO DA CONSERVAREI PUNTI GUIDA E SONO MONITATE AD UNIVERSALITÀ DI 327 MM
- TUBAZIONE PORTO IMBOCCO E CALDO CRISPI CON 25000 mm.
- CARATTERISTICO GIANTO DI DILATAZIONE DN100 CON DILATAZIONE TOTALE 40 mm.
- PER LE TUBAZIONI REI, L'IMPIANTO DEVE ANTINCENDIO IN CALDO PER IL COLLEGAMENTO ALLA RETE DELLA ZONA DI RISPETTO DELLA LINEA DI COMANDO E PRELIEVO IL COLLEGAMENTO ALLA RETE DI TERZA

COMUNE DI PALERMO

COMMITTEE

DIREZIONE LAVORI

INVERSA ESECUTIVE

PROGETTO ESECUTIVO

PRIMO LOTTO FUNZIONALE CHIUSURA DELL'ANELLO FERROVIARIO IN SOTTERRANEO NEL TRATTO DI LINEA TRA LE STAZIONI DI PALERMO NOTARBARTOLO E GIACCHERY E PROSEGUITO FINO A POLITEAMA

IMPIANTO IDRICO-ANTINCENDIO GALLERIE GALLERIA CRISPI BINARIO SINGOLO/CRISPI AMARI

Rev.	Descrizione	Revisione	Data	Versione	Data	Approvato	Data
A	Emissione	R. Cirio	02/11/10	S. Esposito	04/12/10	S. Esposito	12/12/10
B	Emissione singolo binario Amari	R. Cirio	19/04/11	R. Esposito	19/04/11	S. Esposito	19/04/11
C	Emissione singolo binario Amari	R. Cirio	09/11/11	R. Esposito	16/11/11	S. Esposito	16/11/11

COMMESSA: LOTTO FASE ENTE TIPOLOG. OPERAZIONE/PROG. REI. SCALA.

PROGETTAZIONE: ATI (Assolavoratori, Impiegati, Impiegati di Terza)

PROGINT

sab

Tab. 001.01.02.0001.0012