



STAZIONE PORTO - STRALCIO LIVELLO BANCHINA - scala 1:50

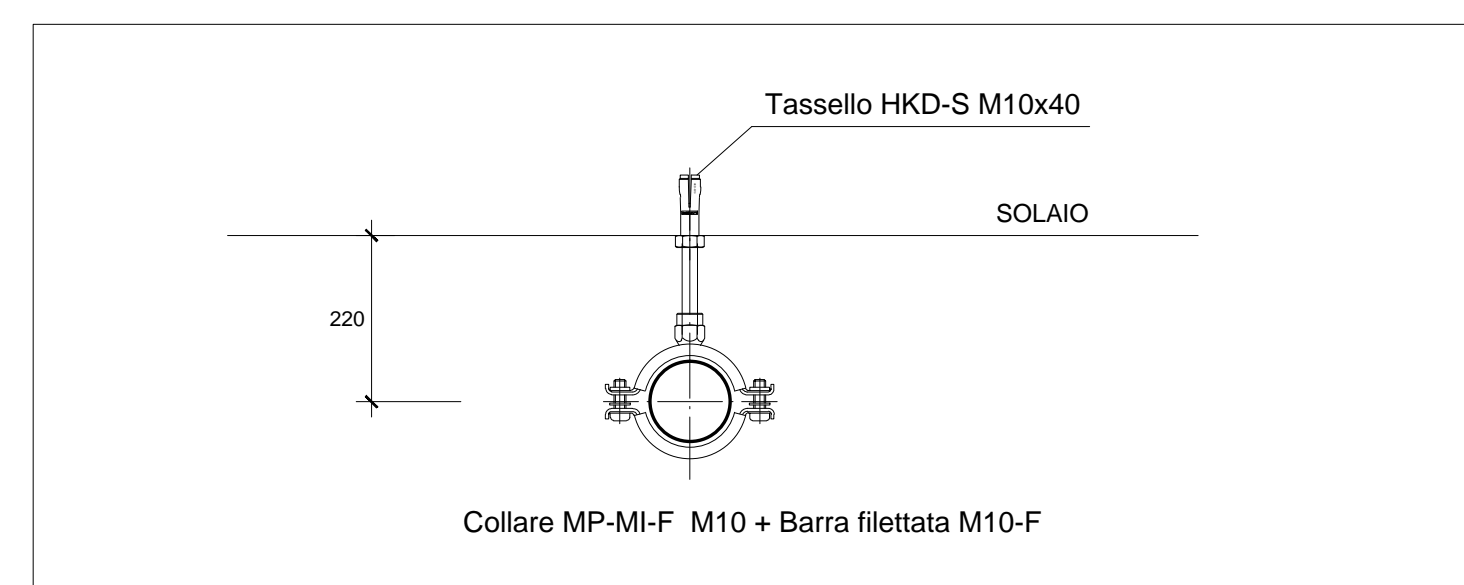

PARTICOLARE STAFFA TUBAZIONE A SOLAIO - non in scala

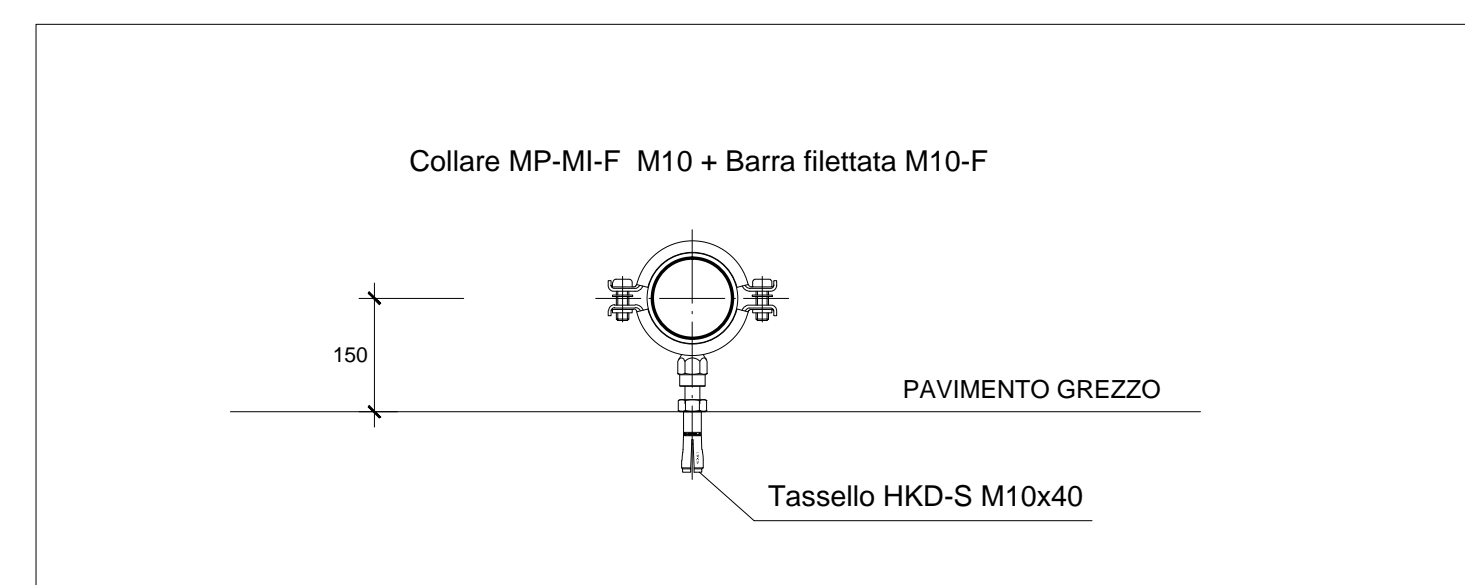

PARTICOLARE STAFFA TUBAZIONE A PAVIMENTO - non in scala

DISTANZE MAX INTERASSE STAFFAGGI

INTERASSE STAFFAGGIO TUBAZIONI	1/2" - 150 cm
INTERASSE STAFFAGGIO TUBAZIONI	3/4" - 150 cm
INTERASSE STAFFAGGIO TUBAZIONI	1" - 200 cm
INTERASSE STAFFAGGIO TUBAZIONI	1 1/4" - 200 cm
INTERASSE STAFFAGGIO TUBAZIONI	1 1/2" - 200 cm
INTERASSE STAFFAGGIO TUBAZIONI	60 - 250 cm

LEGENDA SIMBOLI

- TUBAZIONE ZINCATA CORRENTE A SOFFITTO
- TUBAZIONE ZINCATA CORRENTE SOTTO PAVIMENTO GALLEGGIANTE
- UGELLO DI SCARICO IN OTTONE CROMATO COMPLETO DI DISCO CALIBRATO
- BOMBOLA GAS ARGON

NOTE

- Tubazioni impianto spegnimento in acciaio zincato API 5 L schedula 40
- Raccordi tubazioni ASA 3000
- Le tubazioni avranno etichette adesive con la scritta IMPIANTO ANTINCENDIO
- Le serrande di sovrappressione sono in lamiera in acciaio zincato con alette in alluminio passo 50 mm.
- Le prove di tenuta del locale saranno a norma UNI EN 15004-1 App.E e come da normative F.M. e N.F.P.A.

COMUNE DI PALERMO



COMMITTENTE:



DIREZIONE LAVORI:



IMPRESA ESECUTRICE:



PROGETTO ESECUTIVO

PRIMO LOTTO FUNZIONALE CHIUSURA DELL'ANELLO FERROVIARIO IN SOTTERRANEO NEL TRATTO DI LINEA TRA LE STAZIONI DI PALERMO NOTARBARTOLO E GIACHERY E PROSEGUIMENTO FINO A POLITEAMA

STAZIONE PORTO
 IMPIANTI TECNOLOGICI
 IMPIANTO SPEGNIMENTO A GAS ARGON
 STRALCIO LIVELLO BANCHINA

COMMESSA	LOTTO	FASE	ENTE	TIPO	DOC.	OPERA/DISCIPLINA	PROGR.	REV.	SCALA
R S 7 2	0 1	E	Z Z	P Z	F V 0 2 0 7	0 0 2	B		1:50

PROGETTAZIONE: ATI (Associazione Temporanea d'Imprese)



(Capogruppo Mandataria)



(Mandante)

Rev.	Descrizione	Redatto	Data	Verificato	Data	Approvato	Data
A	Emissione	R.Ciano	07.09.10	R. Piccirillo	08.09.10	S. Esposito	12.09.10
B	Emesso a seguito istruttoria Italferr	R.Ciano	19.09.11	R. Piccirillo	19.09.11	S. Esposito	19.09.11